



STOPA F1 - 10szt.

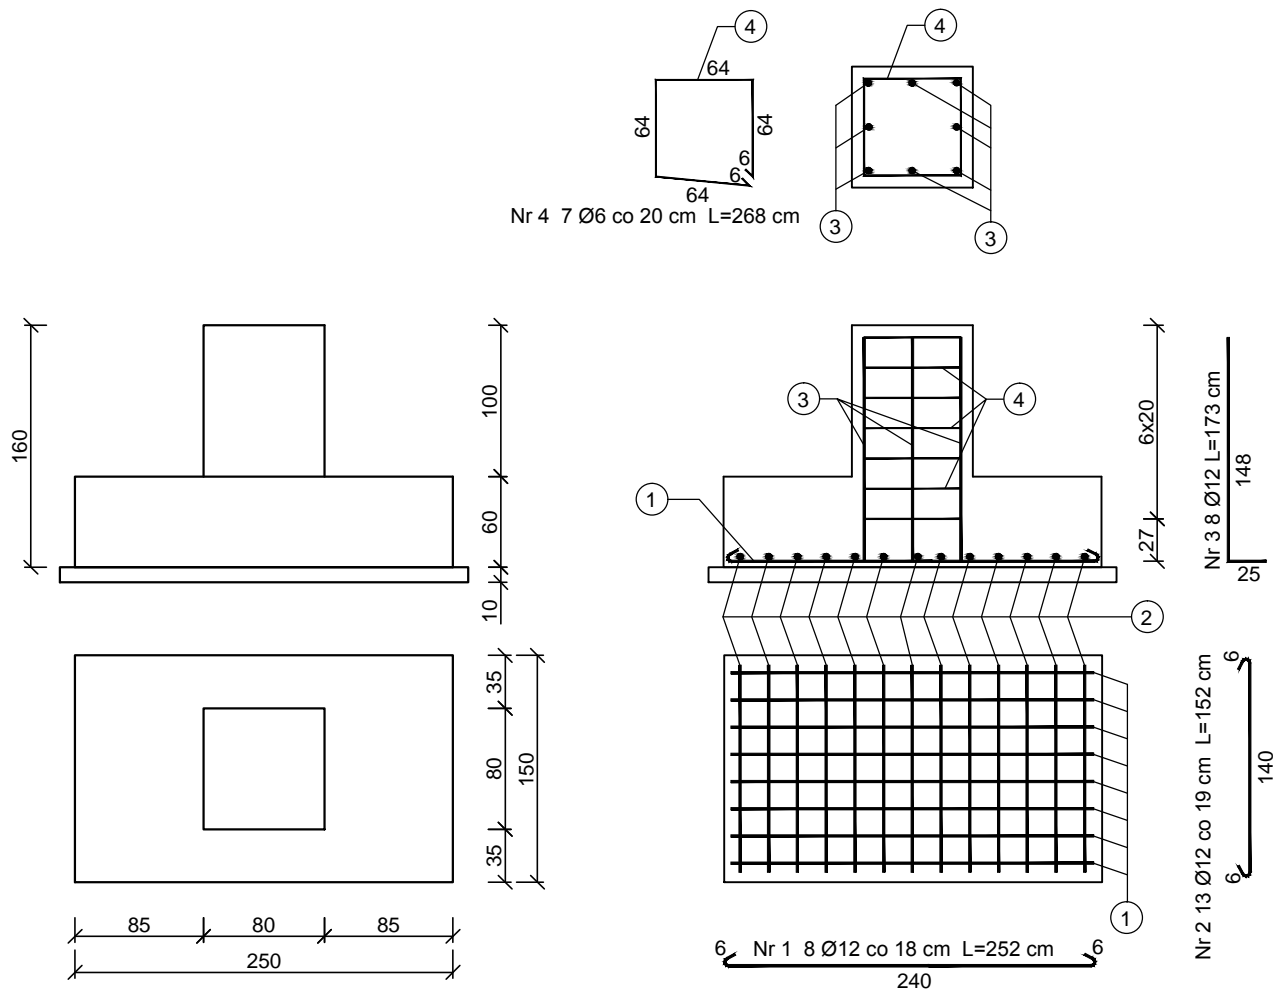

STOPA F2 - 7szt.

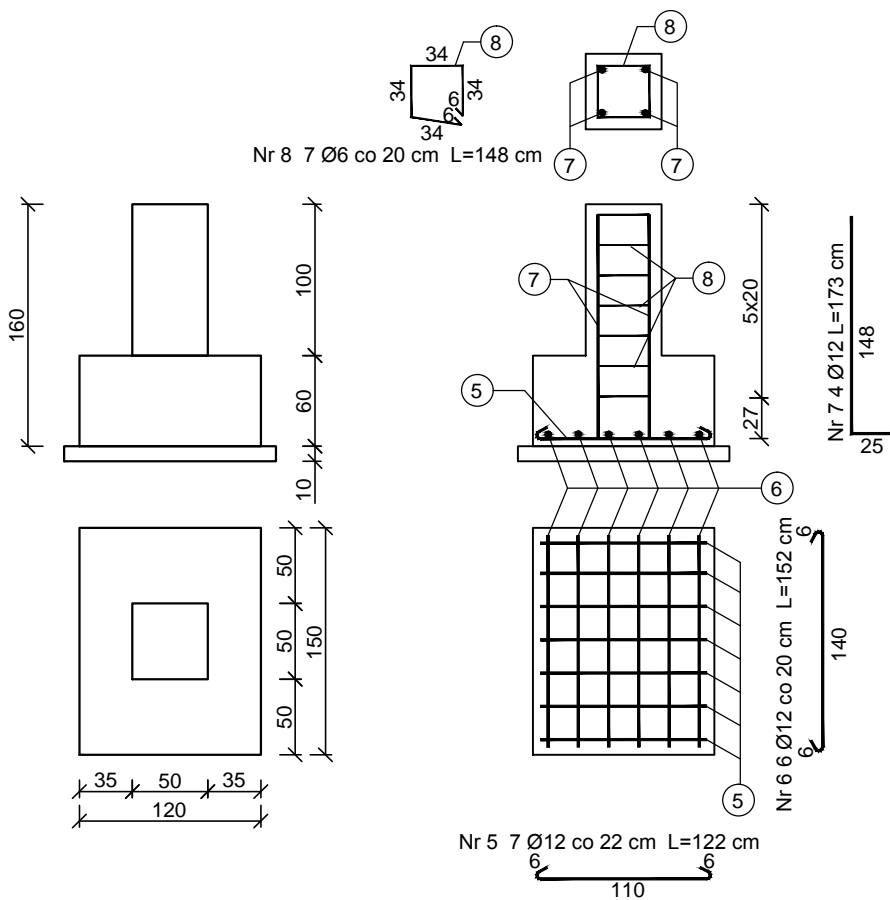

BETON B25
STAL AIII 34GS
A-0 St0S

PRO-IN-MAT®

Zakład Usług Projektowych i Wykonawstwa Instalacji Sanitarnych PRO-IN-MAT			
33-100 TARNÓW, UJEJSKIEGO 12, TEL. 627-26-37,621-08-66, e-mail: mmatyjewicz@poczta.okay.pl			
NAZWA I ADRES OBIEKTU BUDOWLANEGO:			
ROZBUDOWA OCZYSZCZALNI ŚCIEKÓW W PARTYNIE DO Q=804m3/d – GM. RADOMYŚL WIELKI			
TYTUŁ: WIATA STALOWA SUSZENIA OSADÓW – ZBROJENIE STÓP FUNDAMENTOWYCH			SKALA: 1:50
PROJEKTANT: inż. PIOTR ŁABNO UPR.BUD.BUA-NB-8346/5/90 specjalność konstrukcyjno-budowlana	DATA: 06.2016	PODPIS:	NR RYS.: K6
OPRACOWAŁ: mgr inż. MAREK DOJKA	DATA: 06.2016	PODPIS:	NR STR.: